


ZONA ARTIGIANALE INDUSTRIALE DI CARPI PIANO URBANISTICO ATTUATIVO PRODUTTIVO STRALCIO MACROLOTTO NORD

Progetto definitivo - esecutivo RETE DI FORNITURA ENERGIA ELETTRICA ED ILLUMINAZIONE PUBBLICA

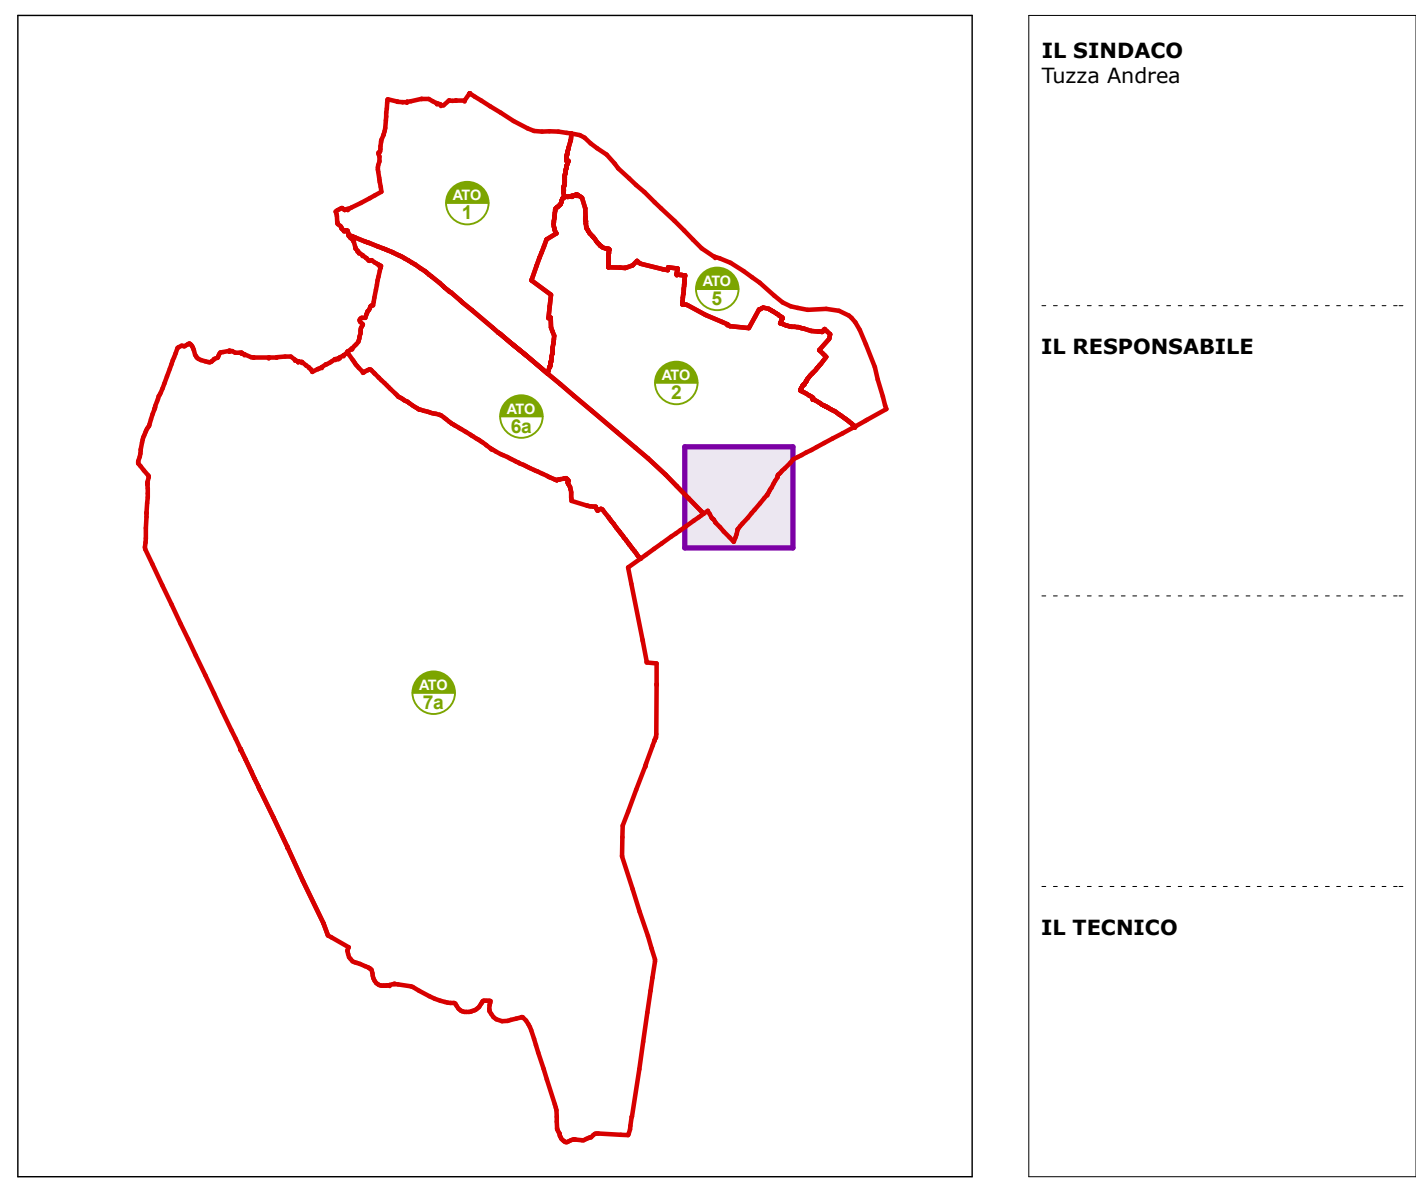


Elaborato 3 1 C Scala 1:500-200-25 DATA 28.08.2018

STUDIO DI ARCHITETTURA ED URBANISTICA dott. arch. PIERLUIGI ROMAN

PARTICOLARE LAMPIONE PUBBLICA ILLUMINAZIONE - scala 1:25

Disposizione unilaterale interdistanza 30,00m.

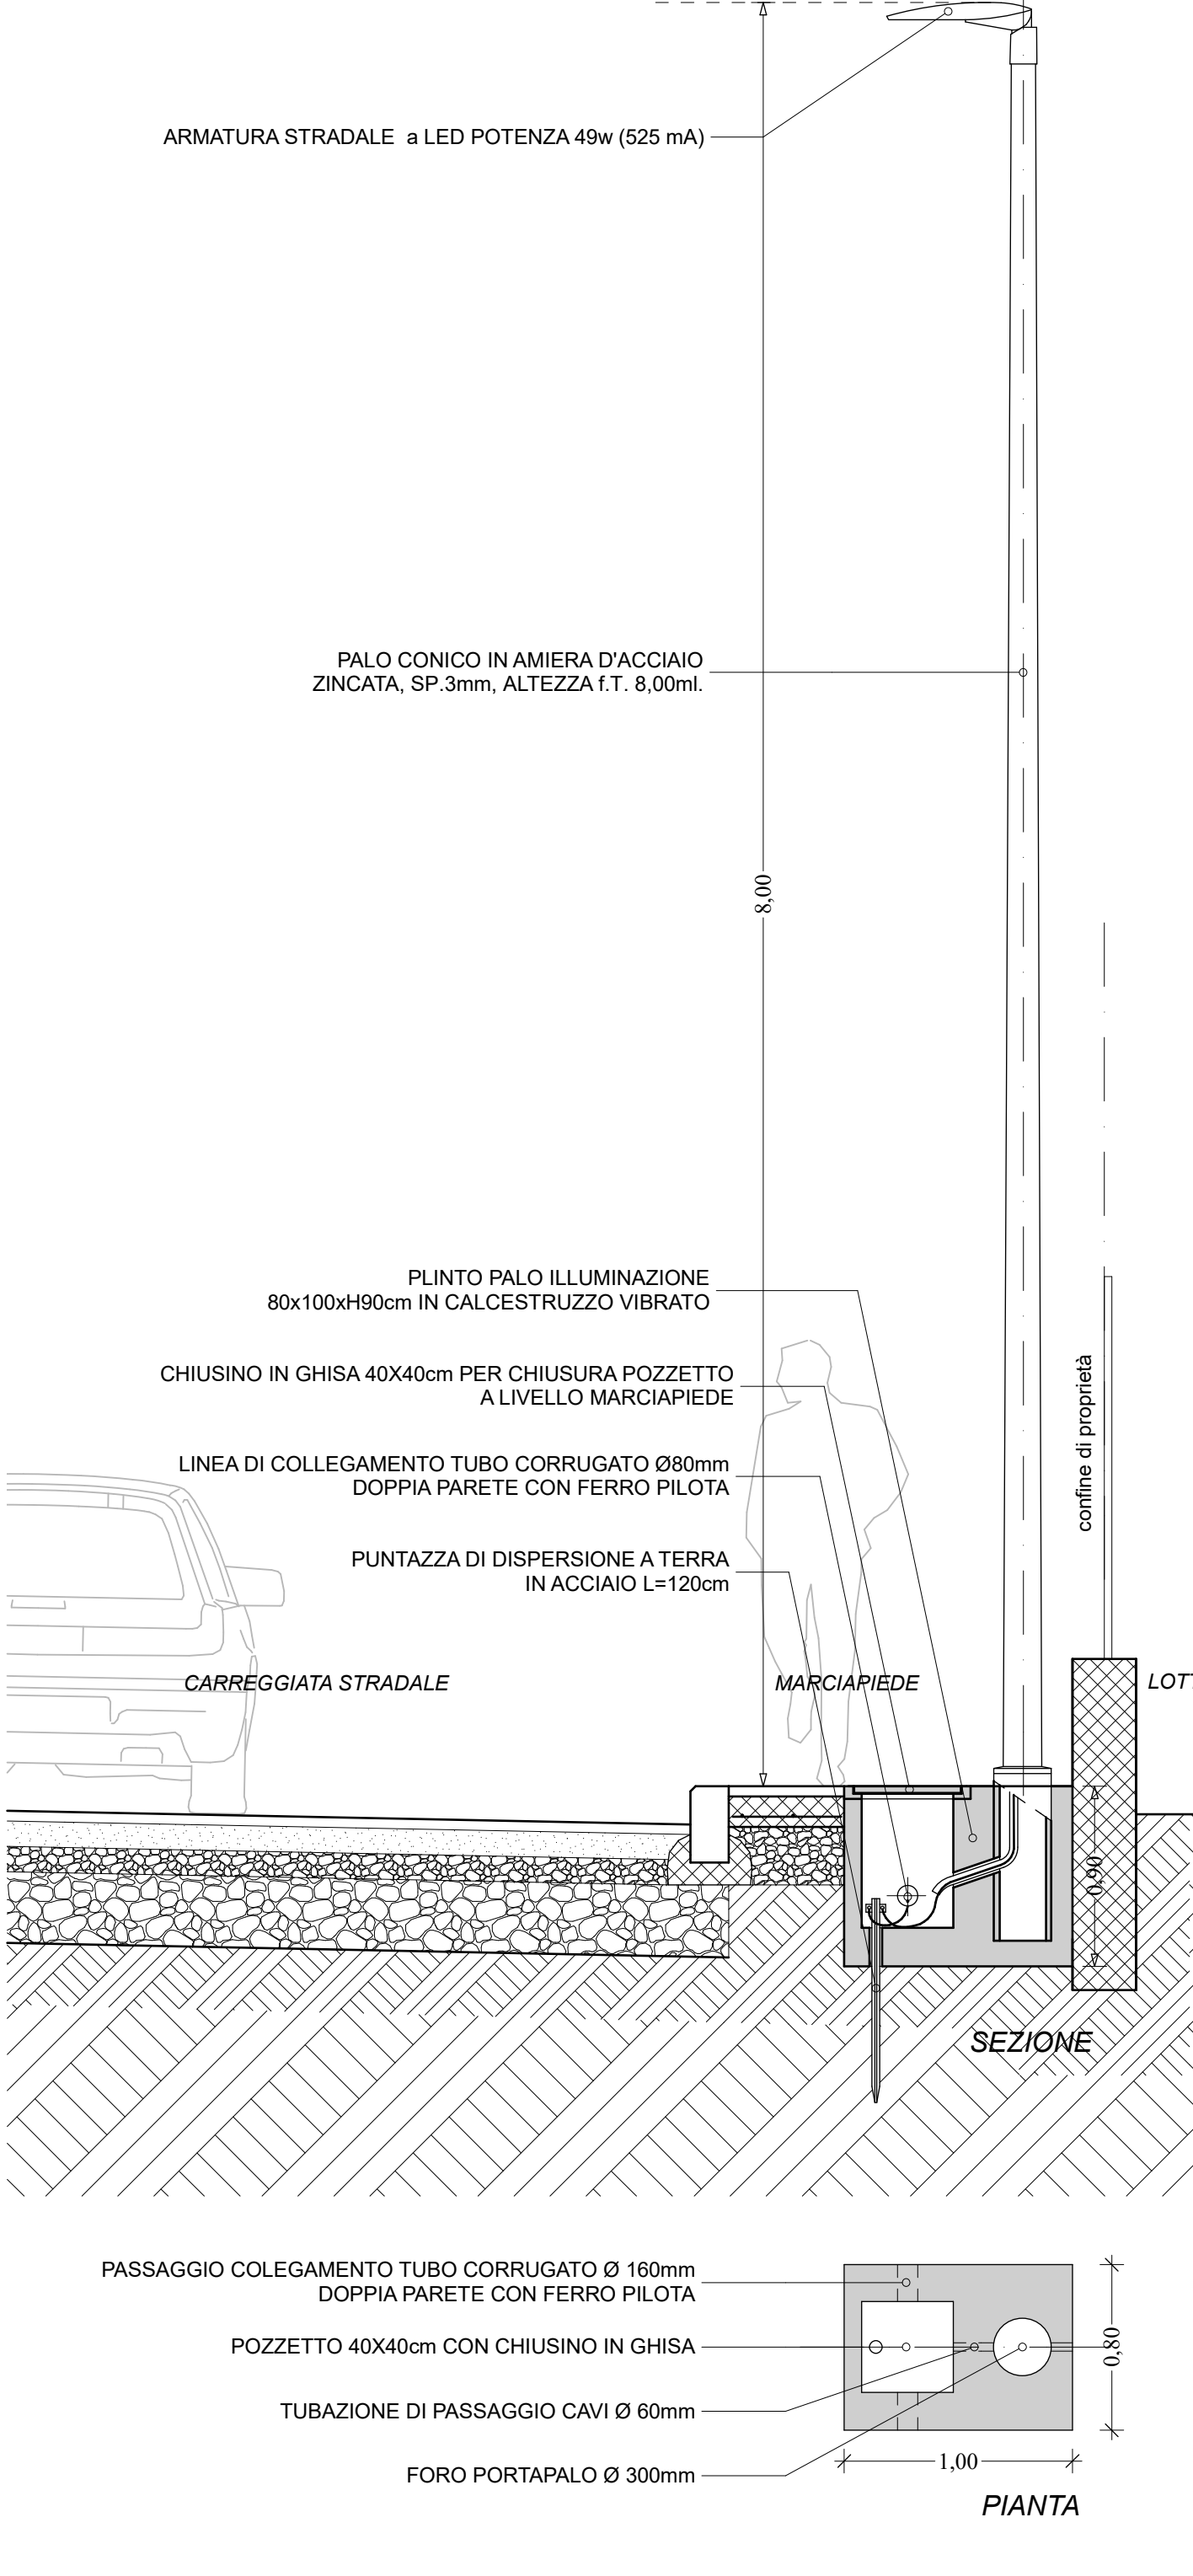

PLANIMETRIA IMPIANTO DI PUBBLICA ILLUMINAZIONE - scala 1:200



Table with 2 columns: Symbol and Description. Legend for the lighting plan.

PLANIMETRIA LINEE DI FORNITURA ENERGIA ELETTRICA - scala 1:500

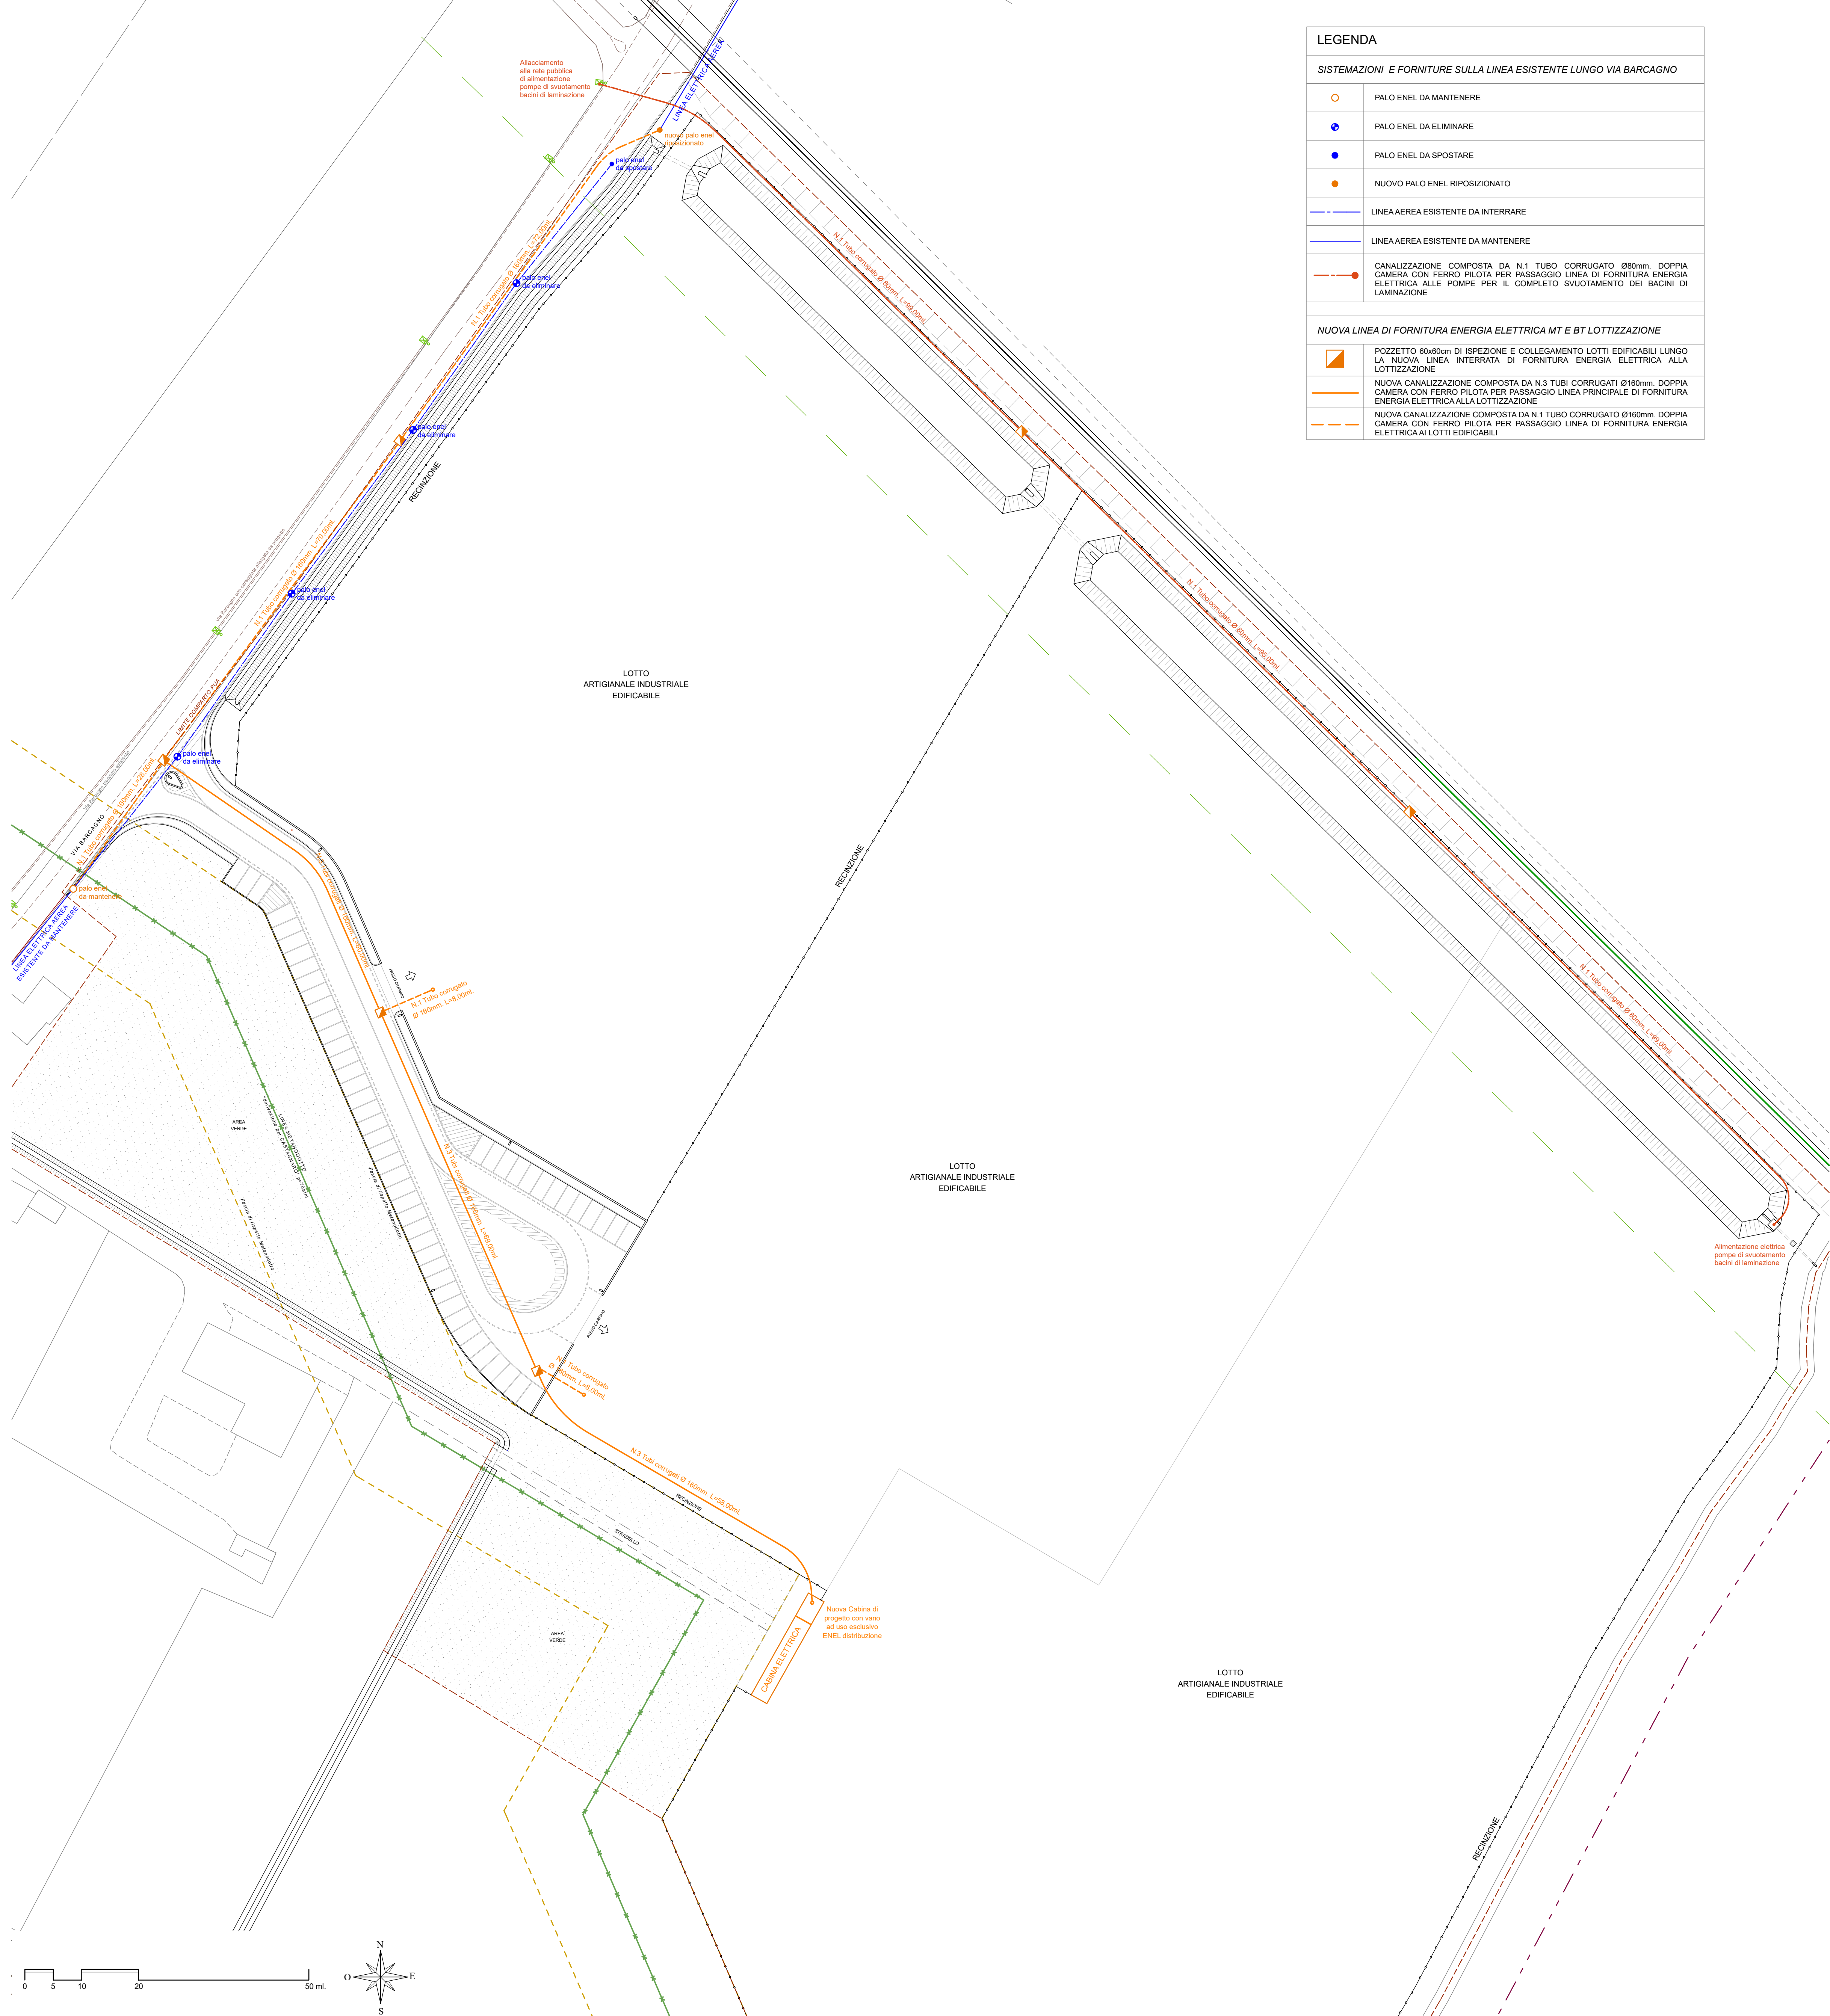


Table with 2 columns: Symbol and Description. Legend for the electrical supply lines plan.